


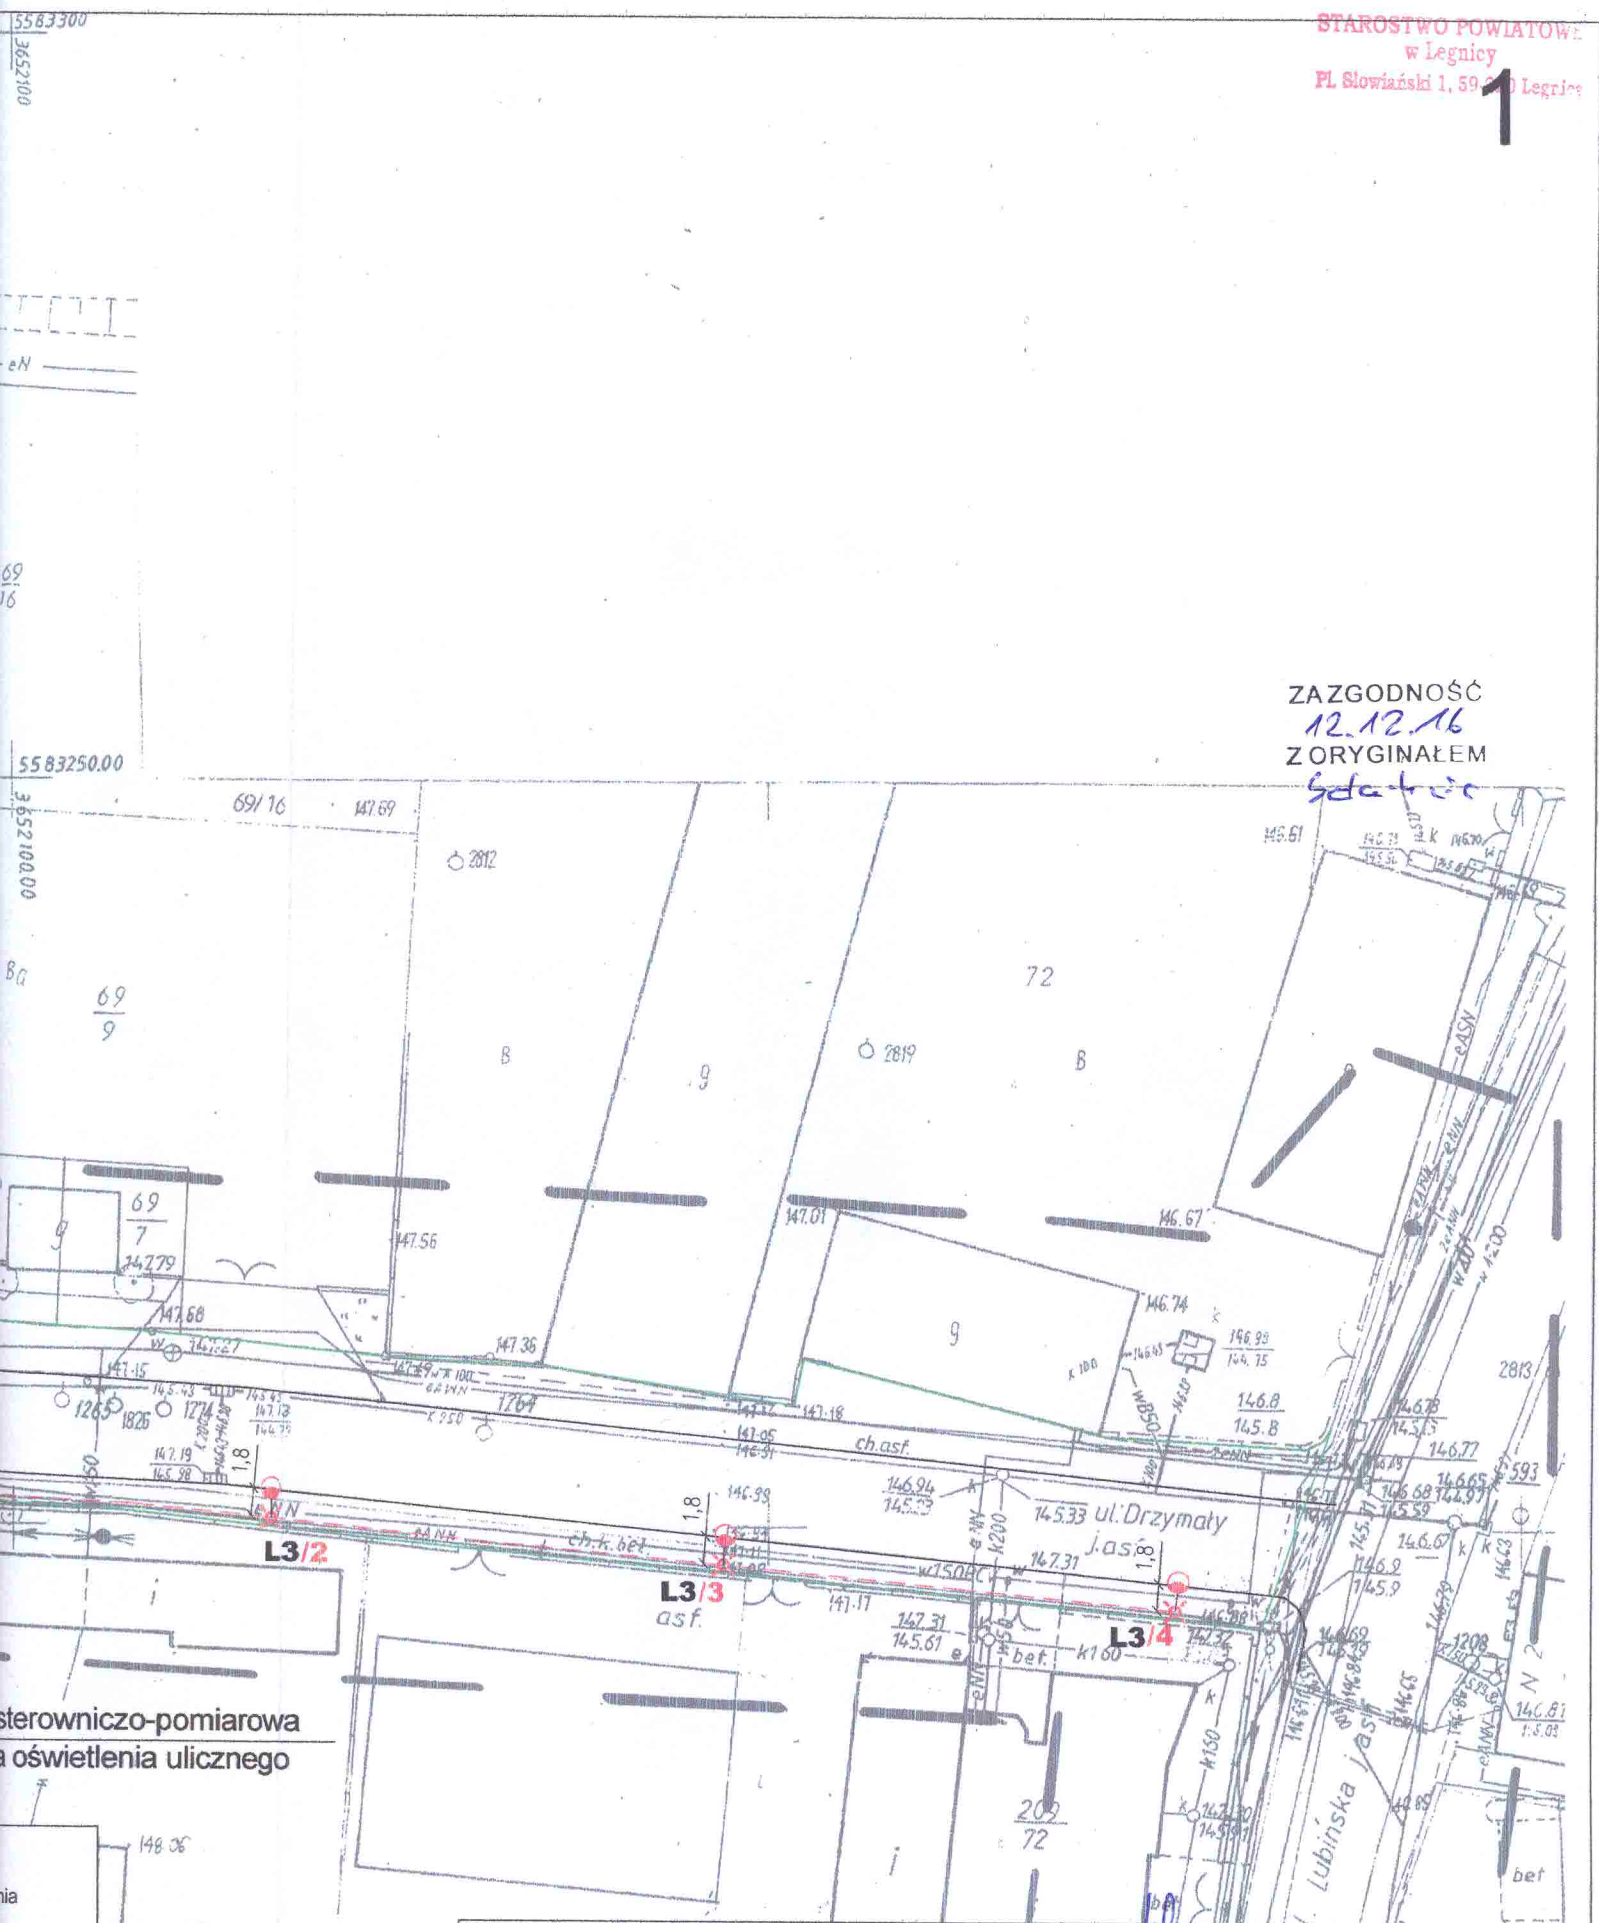

ZAZGODNOŚĆ
12.12.16
Z ORYGINAŁEM
Szlachcic




sterowniczo-pomiarowa
a oświetlenia ulicznego

GEODE
mgr inż. Jerzy Cyr

Uprawniony do wykonywania samostanowienia
funkcji w dziedzinie geodezji i
Świadectwo nr 9401 z dnia 19.05
59-225 Chojnów, Piostów
tel. 76 81 91 036, tel. kom. 60 81 23 05 2016

projektował mgr inż. Marcin Bernacki upr. Nr 140/02/DUW	Inwestor: Gmina Miejska Chojnów 59-225 Chojnów pl. Zamkowy 1	
opracował mgr inż. Wojciech Szlachcic	<i>Szlachcic</i>	
Obiekt: Budowa oświetlenia drogowego w ciągach ulic Drzymały - Fryderyka Chopina z połączeniem ul. T. Kościuszki	Data: 2016-08	Skala: 1:500
Temat: Plan zagospodarowania terenu - Chojnów obr.4 ul.Kościuszki dz.nr 61, 208, ul.Drzymały dz.nr 207, ul.Chopina dz.nr 67	Stadium: PB	Nr rys: 1.2

łączy rys. 1.1

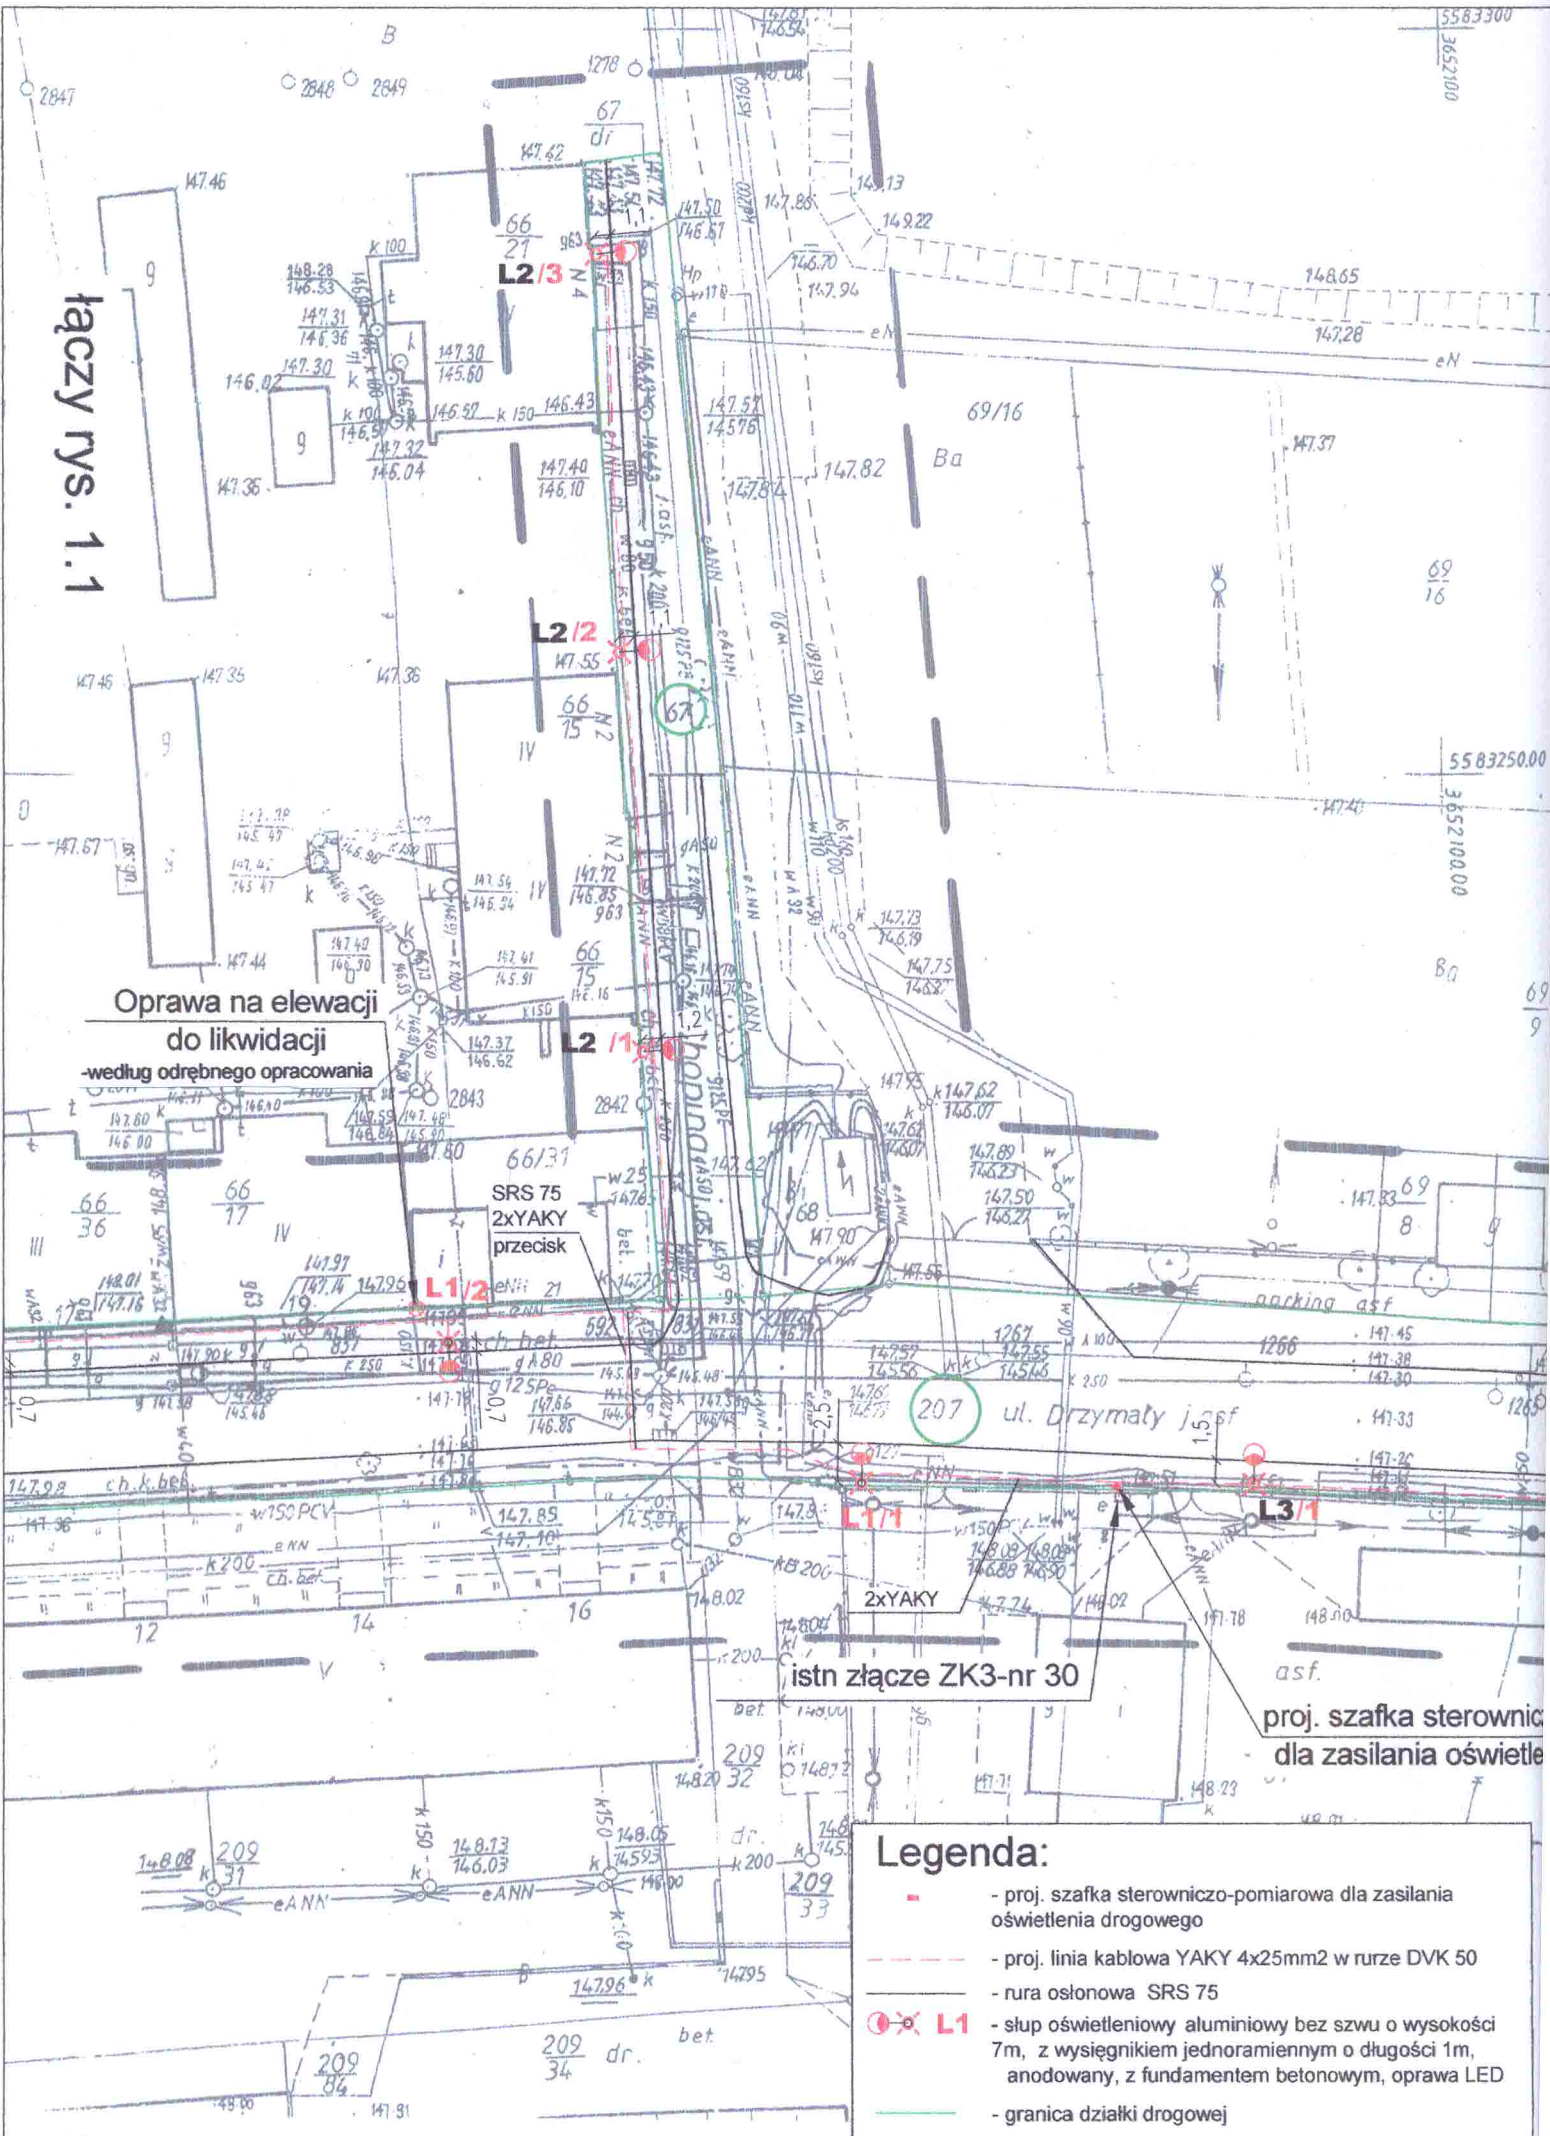

Oprawa na elewacji
do likwidacji
według odrębnego opracowania

SRS 75
2xYAKY
przecisk

istn złącze ZK3-nr 30

proj. szafka sterownicza dla zasilania oświetlenia

Legenda:

- proj. szafka sterowniczo-pomiarowa dla zasilania oświetlenia drogowego
- proj. linia kablowa YAKY 4x25mm² w rurze DVK 50
- rura osłonowa SRS 75
- ⊗ L1 - słup oświetleniowy aluminiowy bez szwu o wysokości 7m, z wysięgnikiem jednoramiennym o długości 1m, anodowany, z fundamentem betonowym, oprawa LED
- granica działki drogowej