


połączenie oświetlenia
drogowego ul. Stefana Okrzei

Linia kablowa
20KV esN
ZUN 65/2016

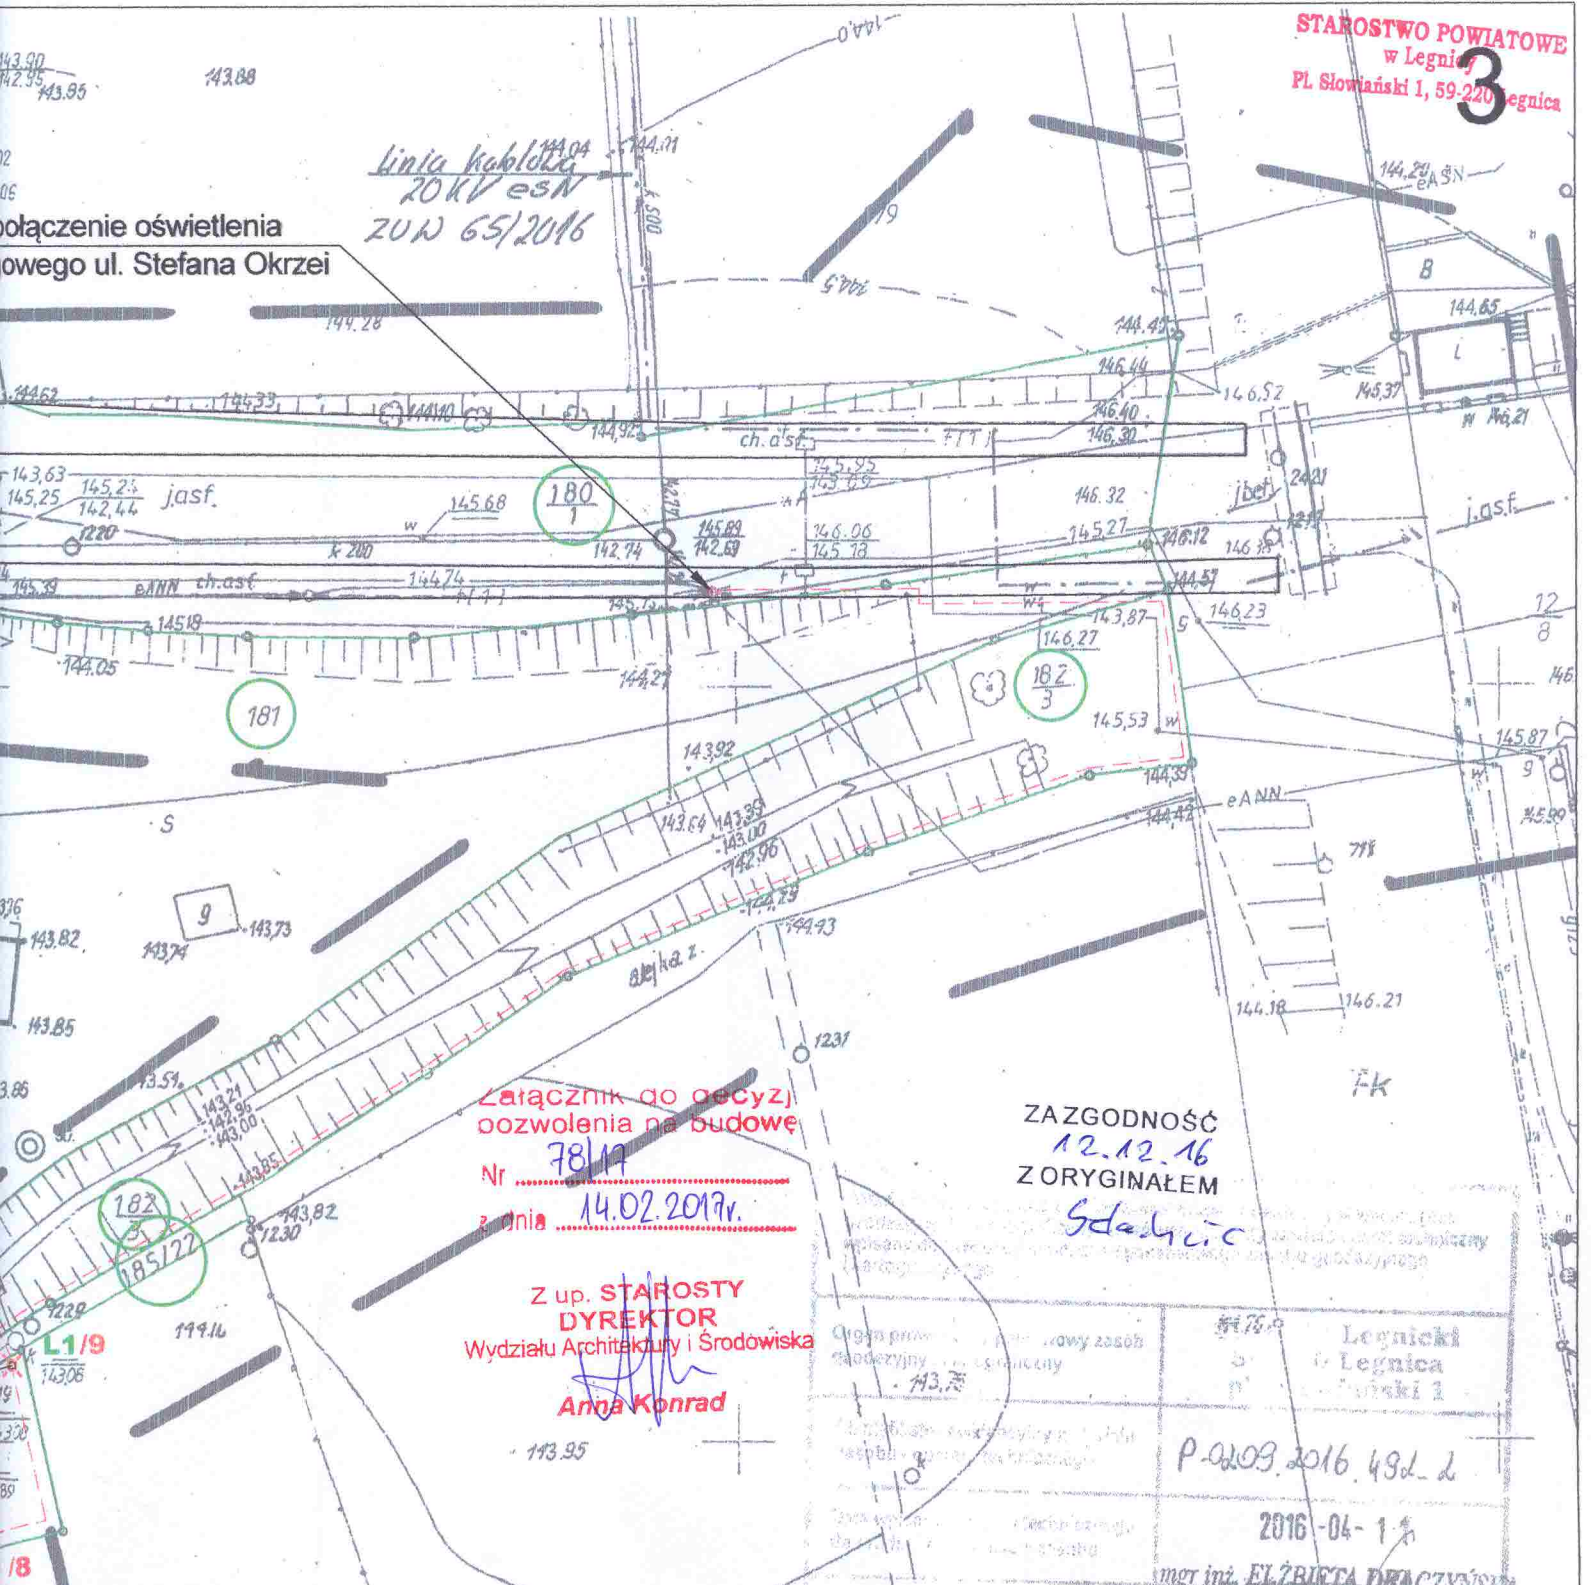

Załącznik do decyzji
o pozwoleniu na budowę
Nr 78/17
z dnia 14.02.2017r.

Z up. STAROSTY
DYREKTOR
Wydziału Architektury i Środowiska
Anna Konrad


ZAZGODNOŚĆ
12.12.16
Z ORYGINAŁEM
Słachcic

P-0209.2016.49d. d
2016-04-15
mgr inż. ELŻBIETA DRACZYŃSKA
GEODĘTA UPRAWNIONY
Świadczenie MOPiB Nr 1315 D
tel. 74 627 29 07

Legenda:

- proj. szafka sterowniczo-pomiarowa dla zasilania oświetlenia drogowego
- proj. linia kablowa YAKY 4x25mm²
- rura osłonowa SRS 75
- L1 - słup oświetleniowy parkowy, aluminiowy bez szwu o wysokości 4m, anodowany, z fundamentem betonowym, oprawa LED
- granica działki

projektował mgr inż. Marcin Bernacki upr. Nr 140/02/DUW	Investor: Gmina Miejska Chojnów 59-225 Chojnów pl. Zamkowy 1
opracował mgr inż. Wojciech Słachcic	Data: 2016-08
Objekt: Budowa oświetlenia drogowego w ul. Słowiańskiej z połączeniem ul. Okrzei	Skala: 1:500
Temat: Plan zagospodarowania terenu - Chojnów obr.4	Stadium: PB
ul. Łużycka dz. nr 187/1, ul. Słowiańska 185/21, 185/22, 182/3, ul. Okrzei 181, 180/1	Nr rys: 1.1

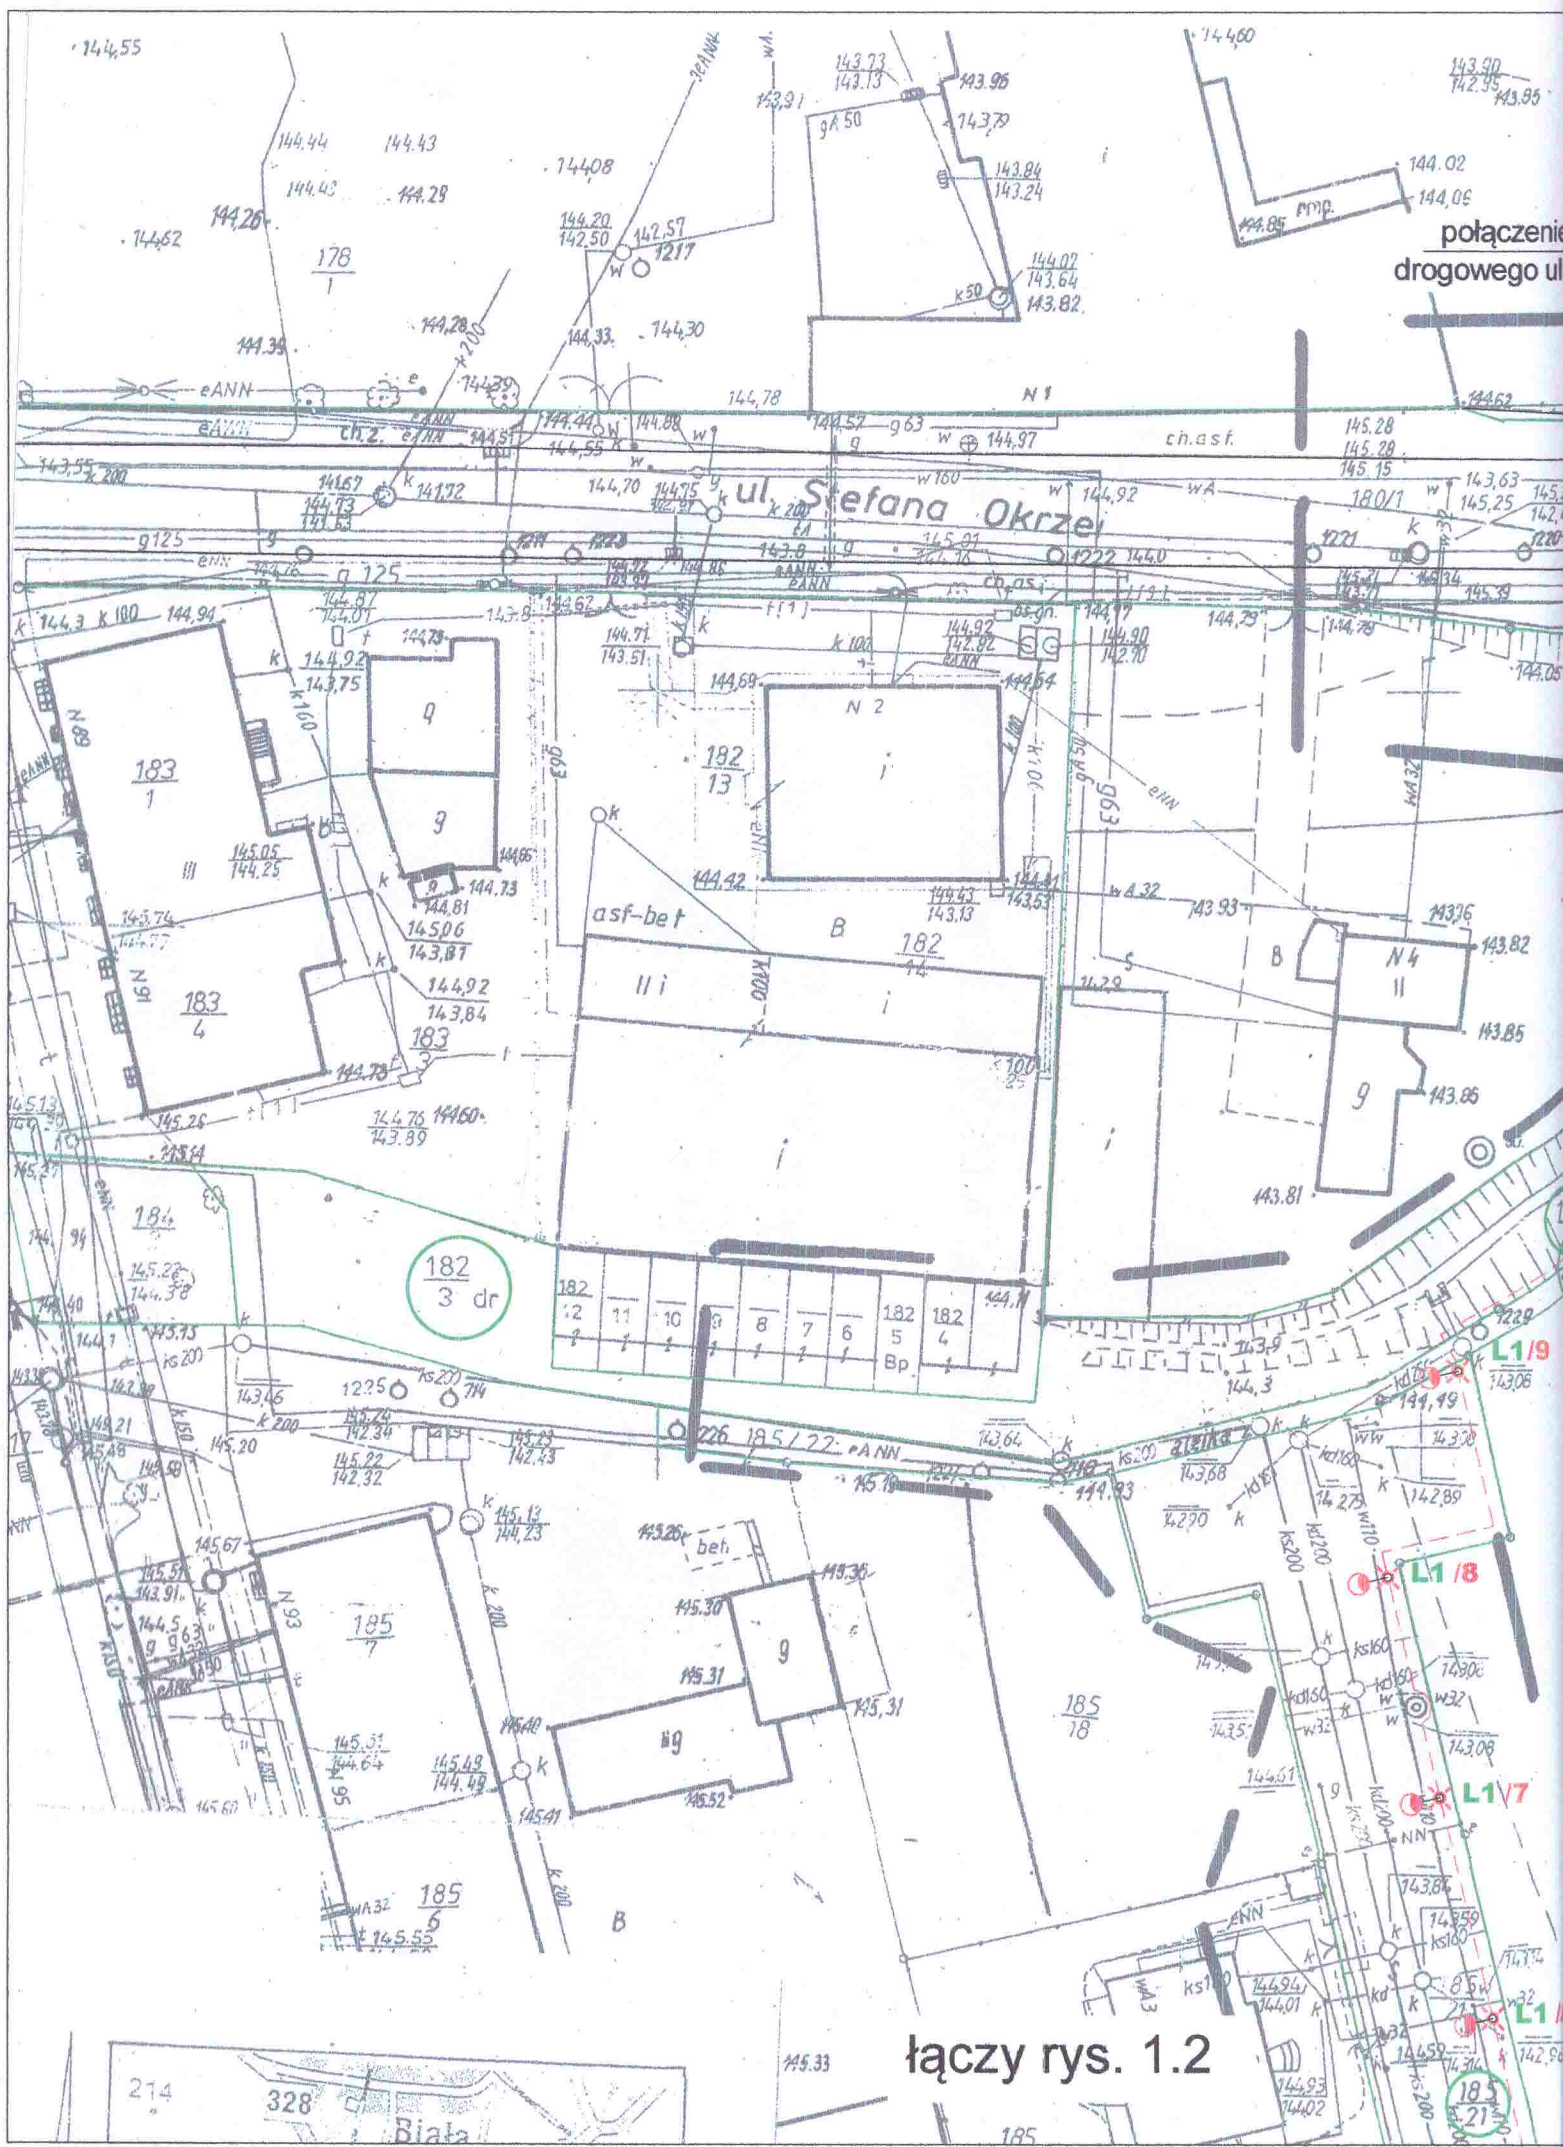

łączy rys. 1.2