

MAPA DO CELÓW PROJEKTOWYCH

skala 1:500

opracowana na podstawie mapy zasadniczej
w skali 1:500, sekcja: 452.133.0813, 452.133.08

Id. zgl: GK.6640.140.2017
Miejscowość: Chojnów
Jednostka ewidencyjna: 020901_1 Chojnów
Obręb ewidencyjny: Nr 0002, Obręb 2
Działka: 4

Poziom odniesienia Kronsztadt 86
Układ współrzędnych 1965/4
Data opracowania mapy: 13.02.2017r.

Zakres aktualizacji mapy

W zakresie opracowania występują granice prawne
zgodne z operatem ewidencji gruntów oraz nie ustalono
występowania obciążeń służebnościami gruntowymi.

Geo-Mat Usługi
geodezyjno-kartograficzne
Mateusz Wawrzusiak
Goliszów 55A
59-225 Chojnów
tel. 609 082 223
e-mail: geo.mat@interia.pl

GEODETA
Wawrzusiak
Inż. Mateusz Wawrzusiak

Inż. Elżbieta Skowerska

GEODETA UPRAWNIENY DO ŚWIADCZENIA
USŁUG GEODEZYJNYCH I KARTOGRAFICZNYCH
Świad. GK-10-2141

SZKIC ORIENTACYJNY 1:20000




PROJEKTOWYCH
500
ie mapy zasadniczej
33.0813, 452.133.0814


K.6640.140.2017
ojnów
0901_1 Chojnów
0002, Obręb 2

11 86
12.2017r.

Występują granice prawne
gruntów oraz nie ustalono
obciążeń służebnościami gruntowymi.

SZKIC ORIENTACYJNY 1:20000

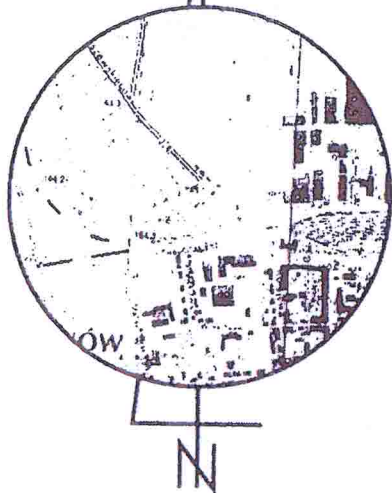

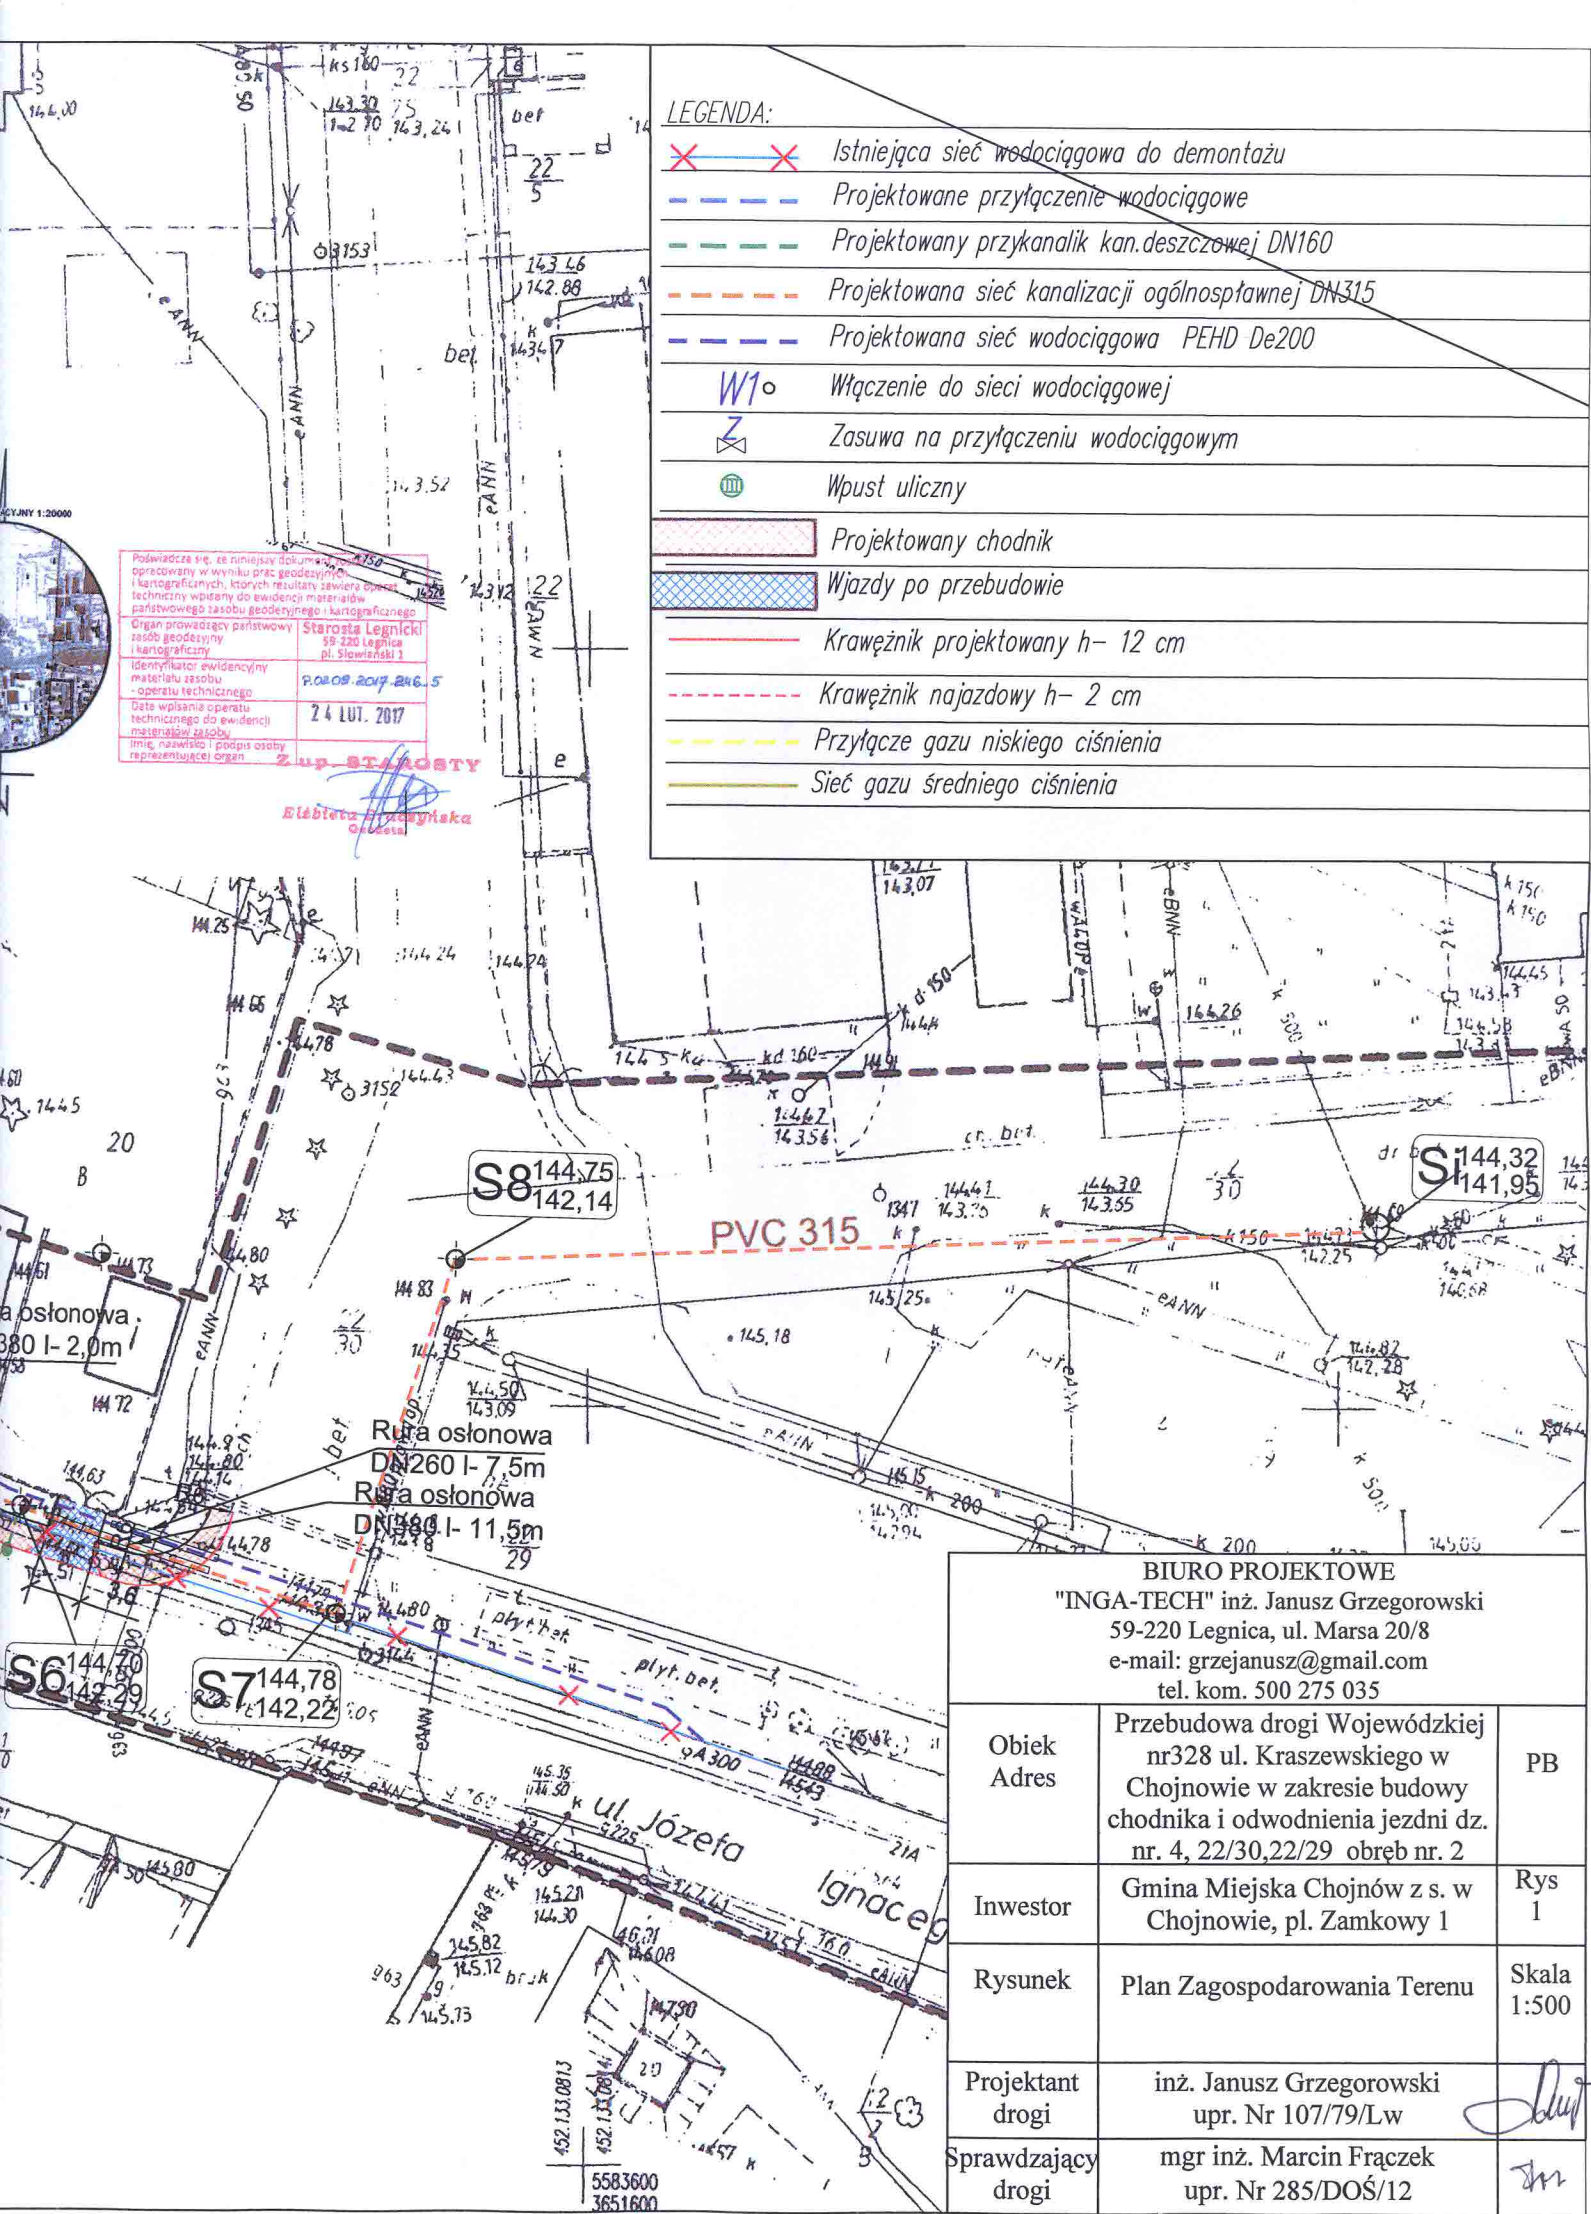

LEGENDA:

- Istniejąca sieć wodociągowa do demontażu
- Projektowane przyłączenie wodociągowe
- Projektowany przykanalik kan. deszczowej DN160
- Projektowana sieć kanalizacji ogólnośpławnej DN315
- Projektowana sieć wodociągowa PEHD De200
- Włączenie do sieci wodociągowej
- Zasuwa na przyłączeniu wodociągowym
- Wpust uliczny
- Projektowany chodnik
- Wjazdy po przebudowie
- Krawężnik projektowany h- 12 cm
- Krawężnik najazdowy h- 2 cm
- Przyłącze gazu niskiego ciśnienia
- Sieć gazu średniego ciśnienia

Podawacze się, że niniejszy dokument opracowany w wyniku prac geodezyjno-kartograficznych, których rezultaty zawiera zestaw techniczny wpisany do ewidencji materiałów parafianego zasobu geodezyjno-kartograficznego

Organ prowadzący parafianowy zasob geodezyjno-kartograficzny: **Starosta Legnicki**
59-220 Legnica, pl. Słowiański 1

Identyfikator ewidencyjny materiału zasobu - operatu technicznego: **P.0208.2017.246.5**

Data wpisania operatu technicznego do ewidencji materiałów zasobu: **24 LUT. 2017**

Imię, nazwisko i podpis osoby reprezentującej organ: **Zup STAROSTY**
Elżbieta Jankowińska

BIURO PROJEKTOWE "INGA-TECH" inż. Janusz Grzegorowski 59-220 Legnica, ul. Marsa 20/8 e-mail: grzejanusz@gmail.com tel. kom. 500 275 035		
Obiek Adres	Przebudowa drogi Wojewódzkiej nr328 ul. Kraszewskiego w Chojnowie w zakresie budowy chodnika i odwodnienia jezdni dz. nr. 4, 22/30,22/29 obręb nr. 2	PB
Inwestor	Gmina Miejska Chojnów z s. w Chojnowie, pl. Zamkowy 1	Rys 1
Rysunek	Plan Zagospodarowania Terenu	Skala 1:500
Projektant drogi	inż. Janusz Grzegorowski upr. Nr 107/79/Lw	<i>[Signature]</i>
Sprawdzający drogi	mgr inż. Marcin Frączek upr. Nr 285/DOŚ/12	<i>[Signature]</i>